


1	STAC. PLYNOVÝ KOTEL KONDENZAČNÍ NEREZOVÝ –400kW–2KS
2	EXPANZNÍ TLAKOVÁ NÁDOBA 500 L – 2KS
3	ZAŘÍZENÍ NA ÚPRAVU TOPNÉ VODY
4	ROZDĚLOVAČ A SBĚRAČ –MODUL 250–4 VĚTVE
5	ZÁSObNIKOVÝ OHŘÍVAČ VODY – OBJEM 500L–STAVAJICI
6	NEUTRALIZAČNÍ ZAŘÍZENÍ

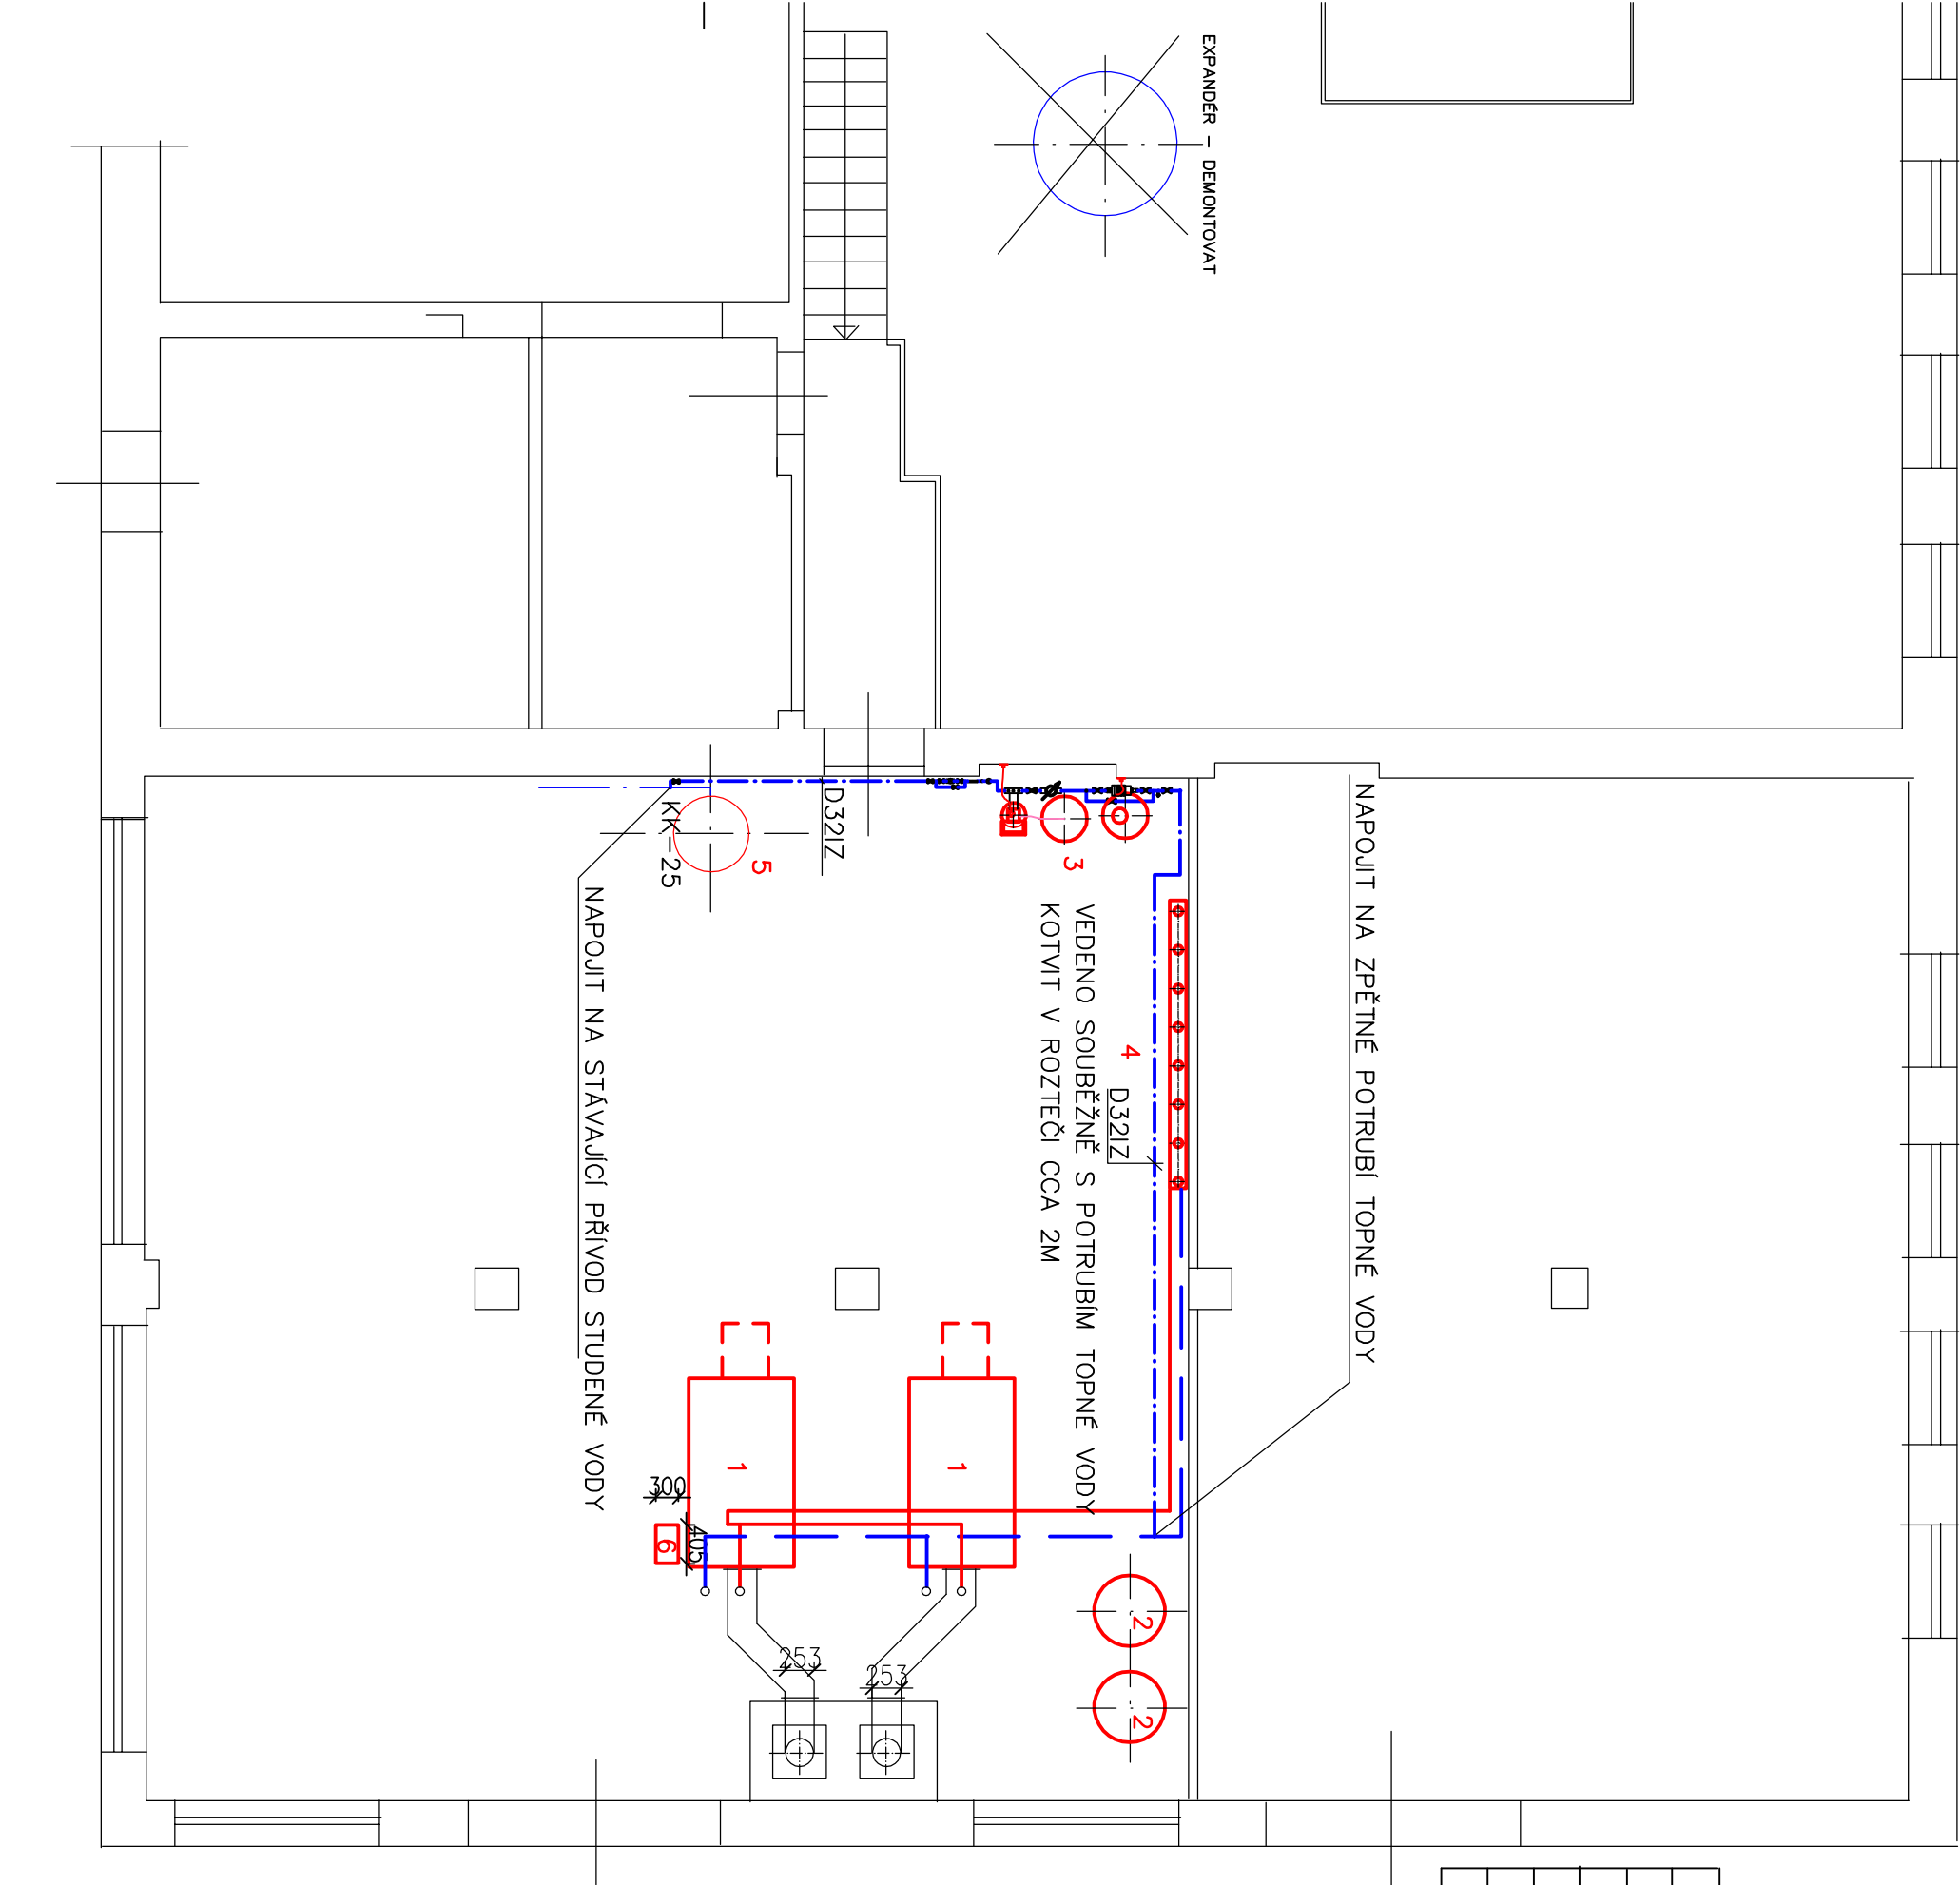

Zod. projektant	Navrh	PANTUČKOVÁ Martina Hynčice 66 742 35 Vražné IČO: 69225117 T.Č.737 636 123
Pantučková M.	Pantučková M.	
Investor Gymnázium a střední průmyslová škola elektrotechniky a informatiky Frenštát pod Radhoštěm, příspěvková organizace		
Křížilkova 1258,Frenštát pod Radhoštěm		
Akce		
REKONSTRUKCE KOTELNY V BUDOVĚ Č.P.1258 VE FRENŠTÁTĚ POD RADHOŠTĚM		
Obsah VODOINSTALACE – PŮDORYS – NOVÝ STAV	Formát	
	Datum	1/ 2018
	Účel	DPS
	Měřítko 1: 75	Číslo výkr. 4