



Principiální instalační schéma

Jednoduché změkčovací filtry s dávkovací sestavou

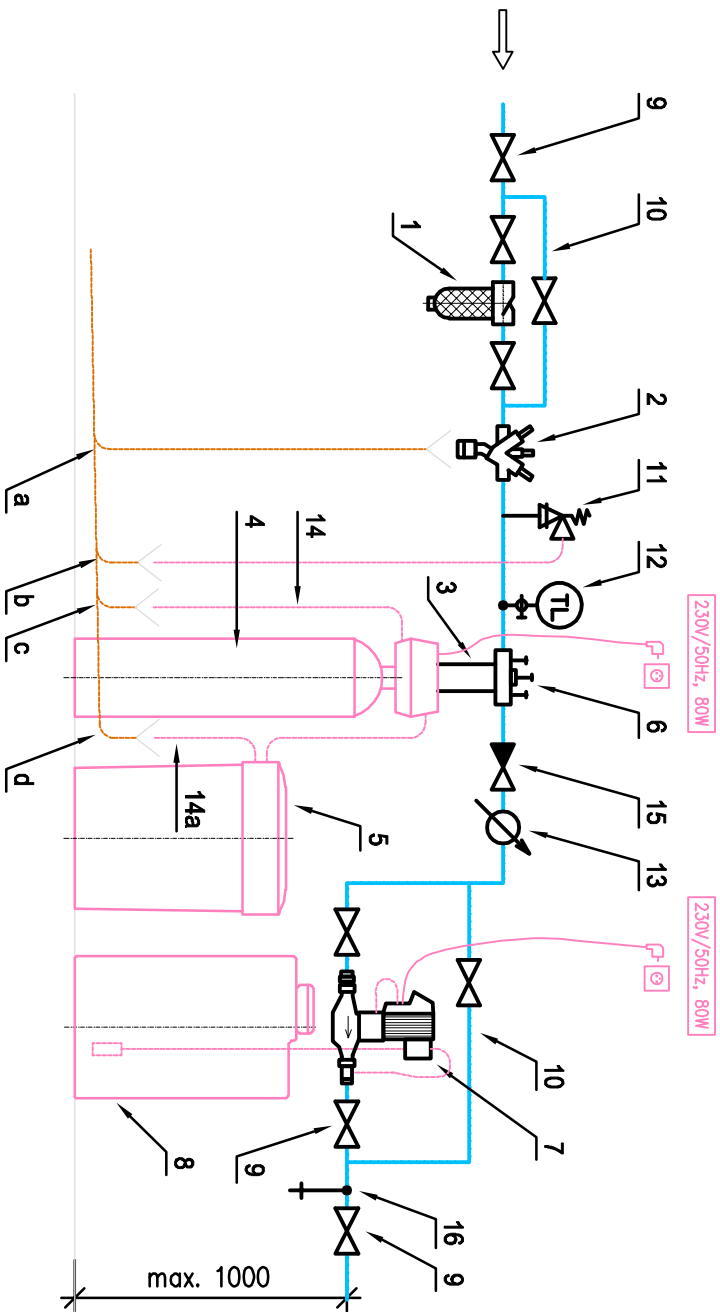

PŮDORYS

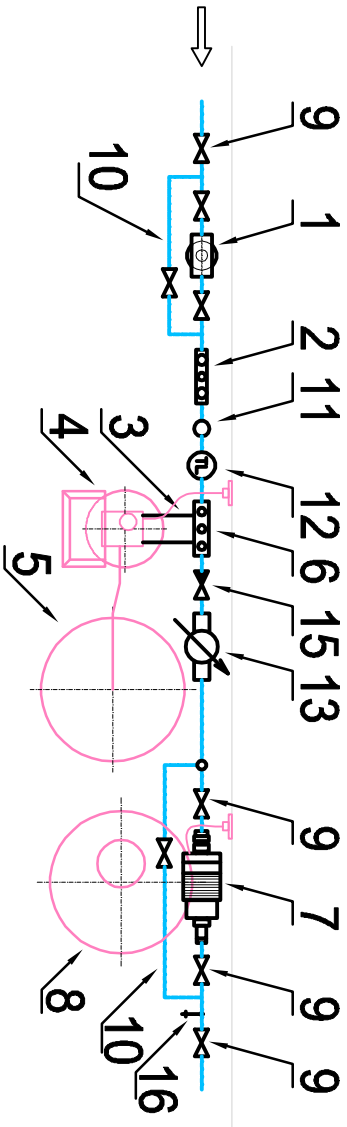

LEGENDA

POZICE	POPIS
1	filtr mechanických nečistot
2	systémový oddělovač
3	nerezové propojovací hadice
4	změkčovací filtr
5	PE solná nádoba změkčovacího filtru
6	montážní blok s obtokem
7	dávkovací čerpadlo s impulsním
vodoměrem	
8	zásobní nádrž dávkovacího čerpadla
9	kulový uzavírací ventil
10	obtok s uzávěrem
11	pojistovací ventil – pouze při tlaku nad
8 bar	
12	manometr
13	vodoměr s odečtem
14	PVC odpadní hadice
14a	PVC odpadní hadice – není-li plovákový
ventil	
15	zpětná klapka
16	vzorkovací kohout
a	odpad
b	odpad
c	odpad
d	odpad

Zod. projektant	Navrh	PANTUČKOVÁ Martina Hynčice 66 742 35 Vražné IČO: 69225117 T.Č.737 636 123	
Pantučková M.	Pantučková M.		
Investor Gymnázium a střední průmyslová škola elektrotechniky a informatiky Frenštát pod Radhoštěm, příspěvková organizace Křižíkova 1258,Frenštát pod Radhoštěm			
Akce			
REKONSTRUKCE KOTELNY V BUDOVĚ Č.P.1258 VE FRENŠTÁTĚ POD RADHOŠTĚM		Formát	
		Datum	1 / 2018
		Účel	DPS
Obsah	VODOINSTALACE – ÚPRAVNA VODY	Měřítko 1:25	Číslo výkř. 5