


1	STAC. PLYNOVÝ KOTEL KONDENZAČNÍ NEREZOVÝ – 400kW–2KS
2	EXPANZNÍ TLAKOVÁ NÁDOBA 500 L – 2KS
3	ZAŘÍZENÍ NA ÚPRAVU TOPNÉ VODY
4	ROZDĚLOVAČ A SBĚRAČ – 4 VĚTVĚ
5	ZÁSOBNÍKOVÝ OHŘÍVAČ VODY – OBJEM 500L–STÁVAJÍCÍ
6	NEUTRALIZAČNÍ ZAŘÍZENÍ

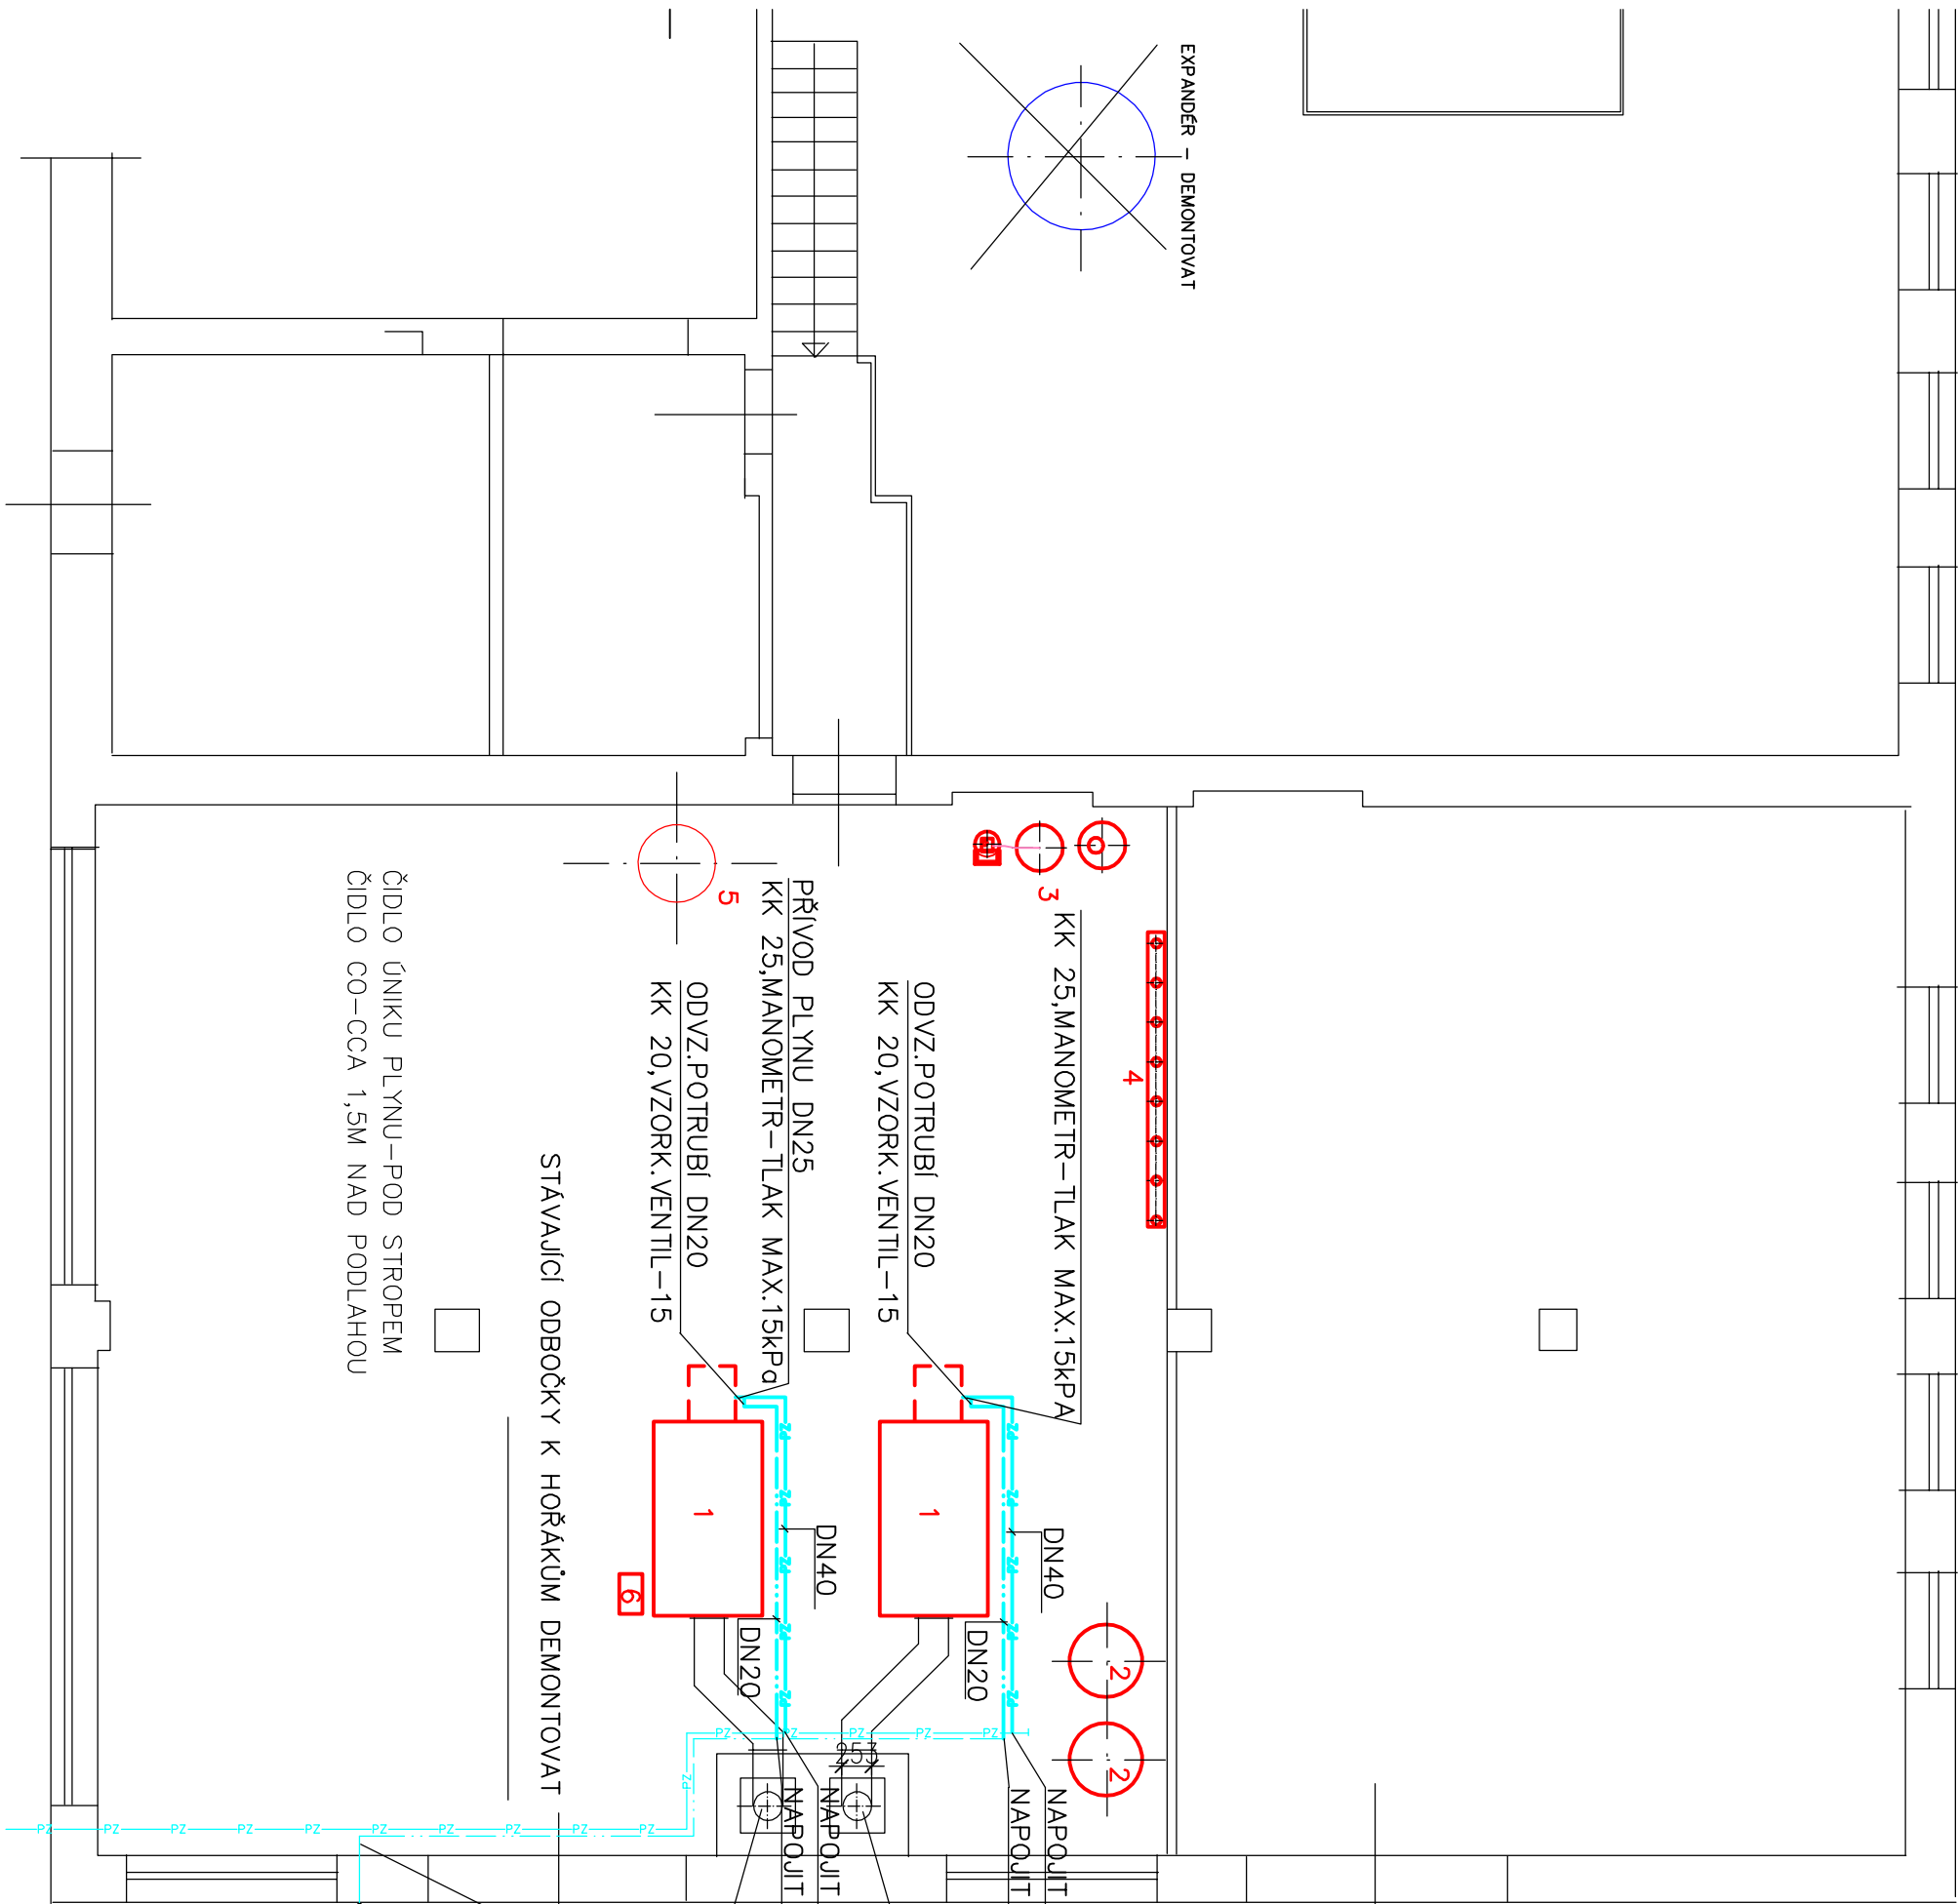

Zod. projektant	Navrh	PANTŮČKOVÁ Martina Hynčice 66 742 35 Vražné IČO: 69225117 T.Č.737 636 123	
Pantůčková M.	Pantůčková M.		
Investor Gymnázium a střední průmyslová škola elektrotechniky a informatiky Frenštát pod Radhoštěm, příspěvková organizace Křížlkova 1258,Frenštát pod Radhoštěm			
Ákce	REKONSTRUKCE KOTELNY V BUDOVĚ Č.P.1258 VE FRENŠTÁTĚ POD RADHOŠTĚM		
Obsch	PLYNOINSTALACE – PŮDORYS	Formát	
		Datum	1/ 2018
		Účel	DPS
		Měřítko 1:75	Číslo výkr. 7